

ETEC JUNDIAÍ


PLANTA BAIXA COBERTURA / VESTIÁRIO

ESCALA 1:50

ETEC JUNDIAÍ

ELEVAÇÃO 02 / VESTIÁRIO

ESCALA 1:75

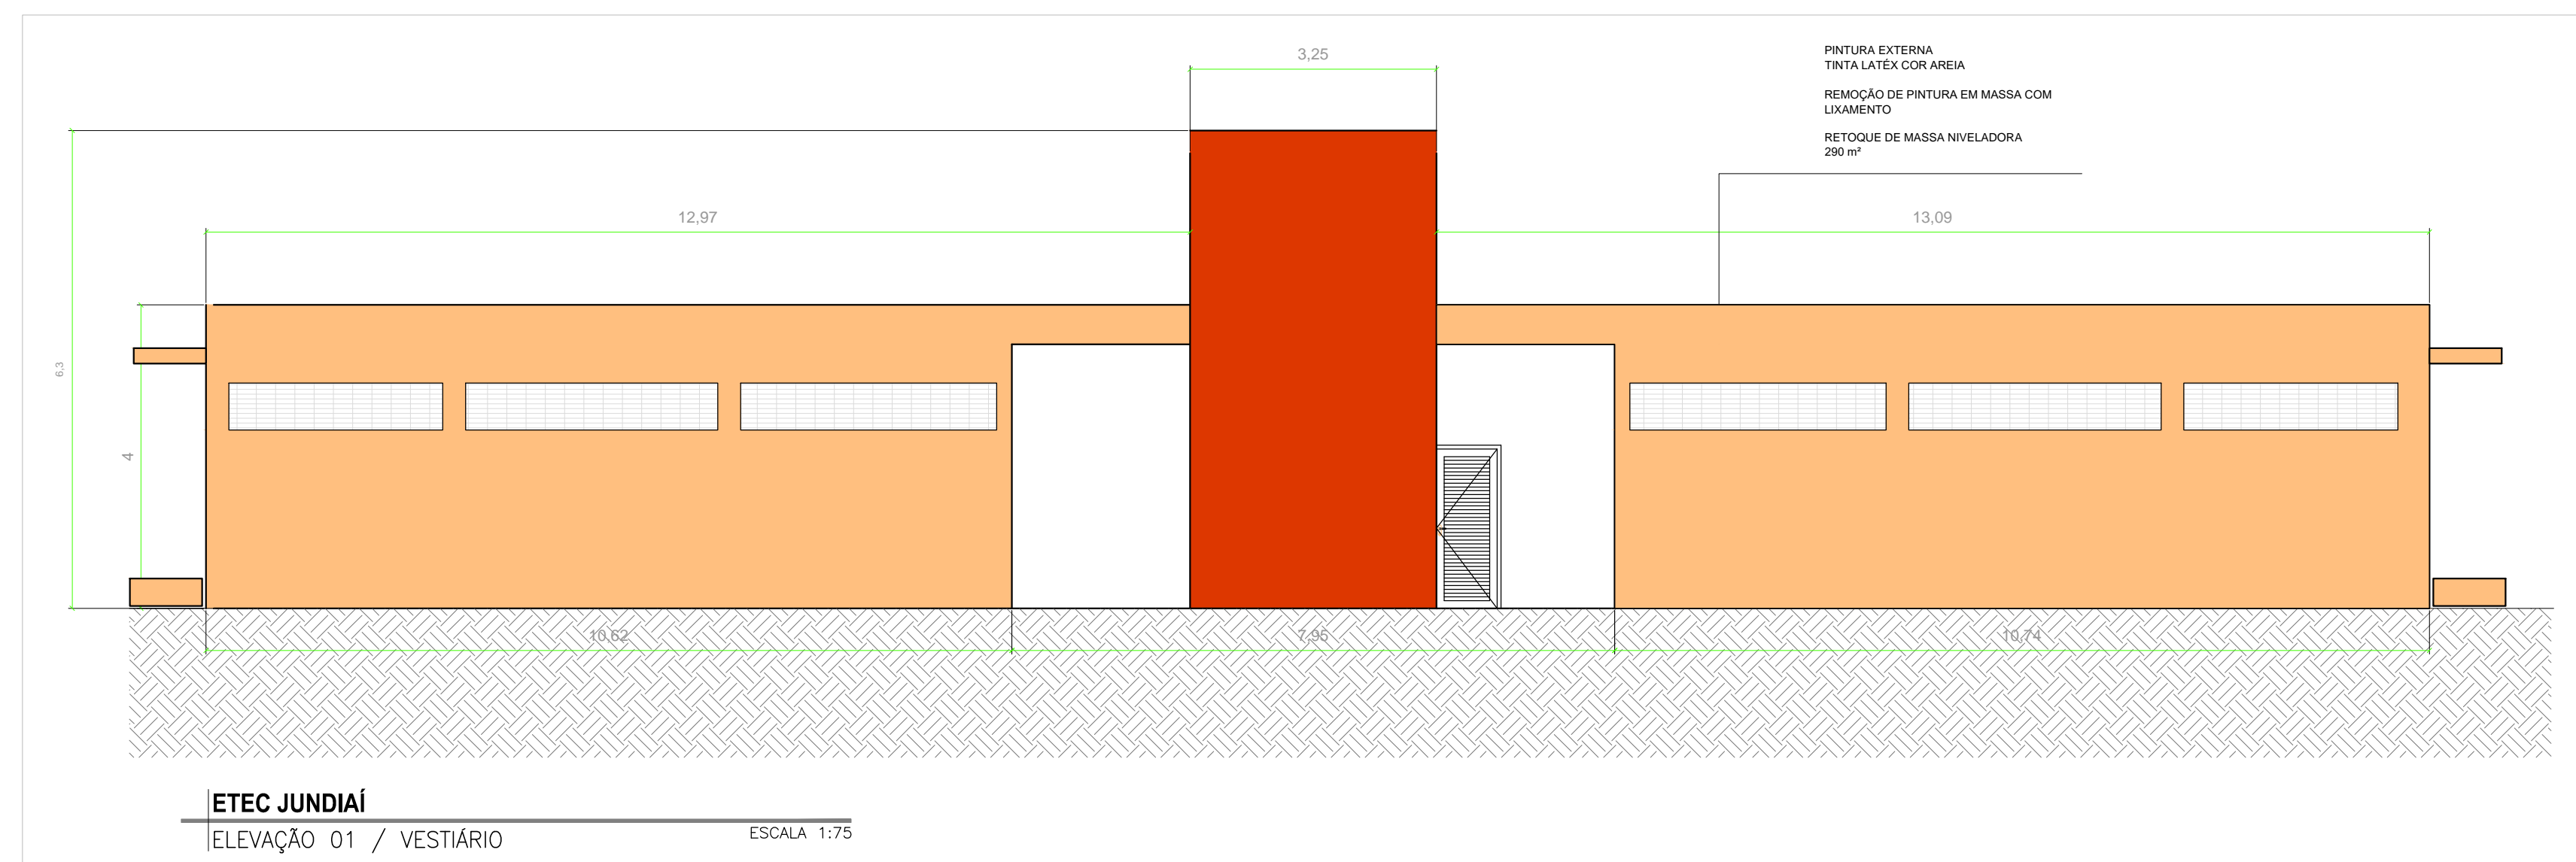

ETEC JUNDIAÍ

ELEVAÇÃO 01 / VESTIÁRIO

ESCALA 1:75

REVISÃO	EMISSÃO INICIAL	OUT/2016	KIPS
0	DESCRICO	DATA	RUBRICA

OBRA	CAMPUS CEETEPS EM JUNDIAÍ	UNIDADE	008 - ETEC VASCO ANTONIO VENCHIARUTTI
LOCAL / MUNICÍPIO	AVENIDA ENG. TASSO PINHEIRO, 700 TERRA NOVA - JUNDIAÍ/ SP	ESCALA	1/75
ÁREA TÉCNICA	ARQUITETURA	FOUNO Nº	ARQ-019/028

PROJETO BÁSICO
 QUADRA - VESTIÁRIO EXISTENTE - PLANTA, ELEVAÇÃO 01 E 02
 PAVIMENTO TERREO
 REFORMA

DESIGNO	PROJETO	COORDENAÇÃO
UIE	UIE	UIE
OBSERVAÇÃO	DATA	REVISÃO