



Corte A-A  
Escala 1:100

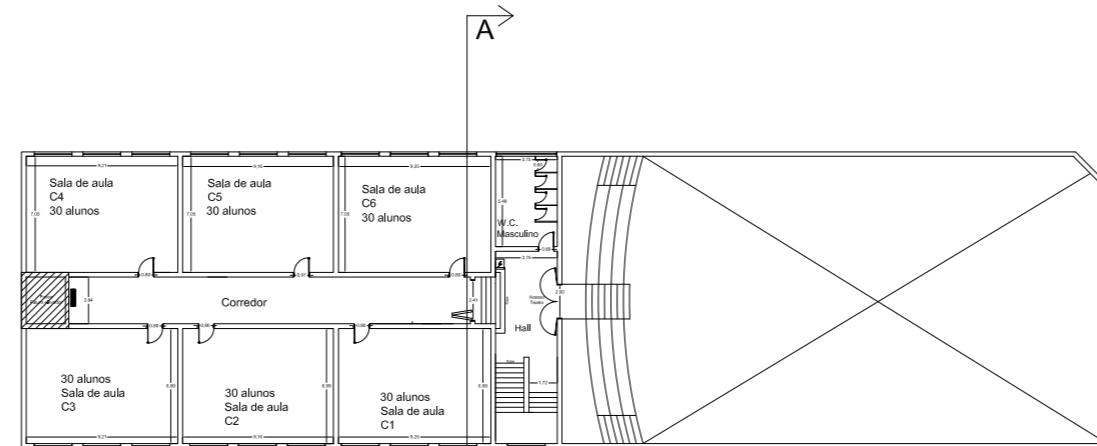


PLANTA BAIXA - SEGUNDO PAVIMENTO  
ESCALA 1:100

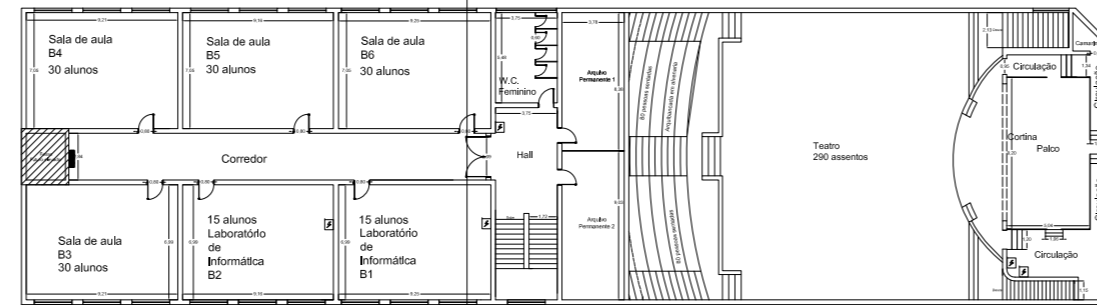

PLANTA BAIXA - PRIMEIRO PAVIMENTO  
ESCALA 1:100

R. Gen. Osório

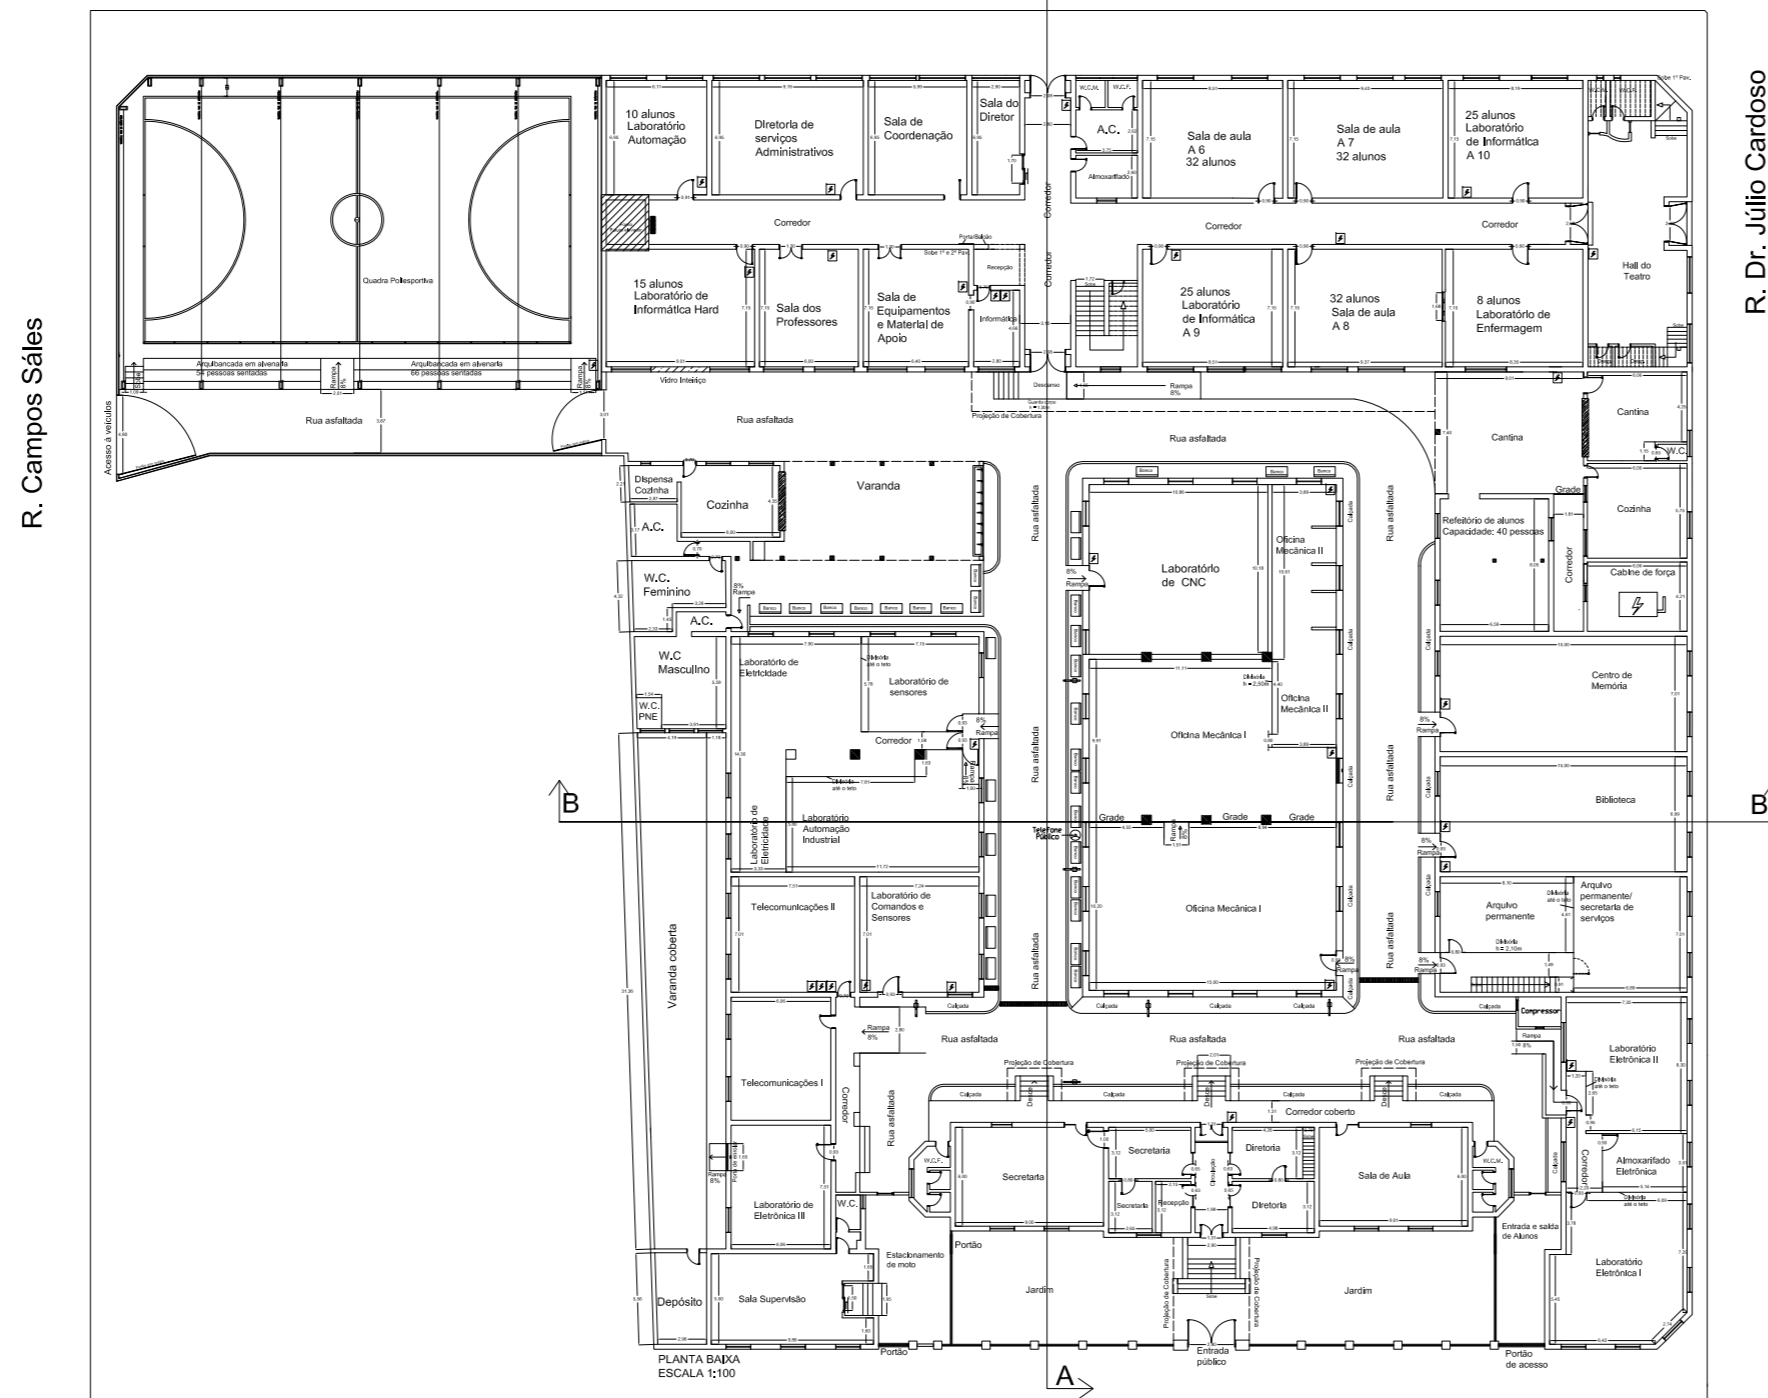


R. Campos Sales

R. Dr. Júlio Cardoso

R. Gen. Carneiro

PLANTA BAIXA  
ESCALA 1:100

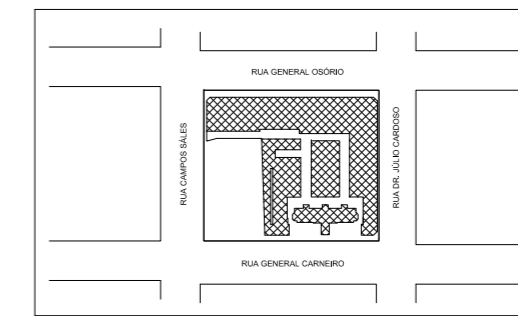

LEGENDA



FORNECIMENTO E INSTALAÇÃO DE ELEVADOR ELÉTRICO DE PASSAGEIROS COM 3 PARADAS



PISO TÁTIL - ALERTA

0	EMISSÃO INICIAL	16/11/2023	THATYANA F.
REVISÕES	DESCRIÇÃO	DATA	RUBRICA

**UIE**  
Unidade de Infraestrutura



**GOVERNO DO ESTADO DE SÃO PAULO**

OBRA: **CAMPUS CEETEPS EM FRANCA** UNIDADE: (078) - ETEC DR. JÚLIO CARDOSO  
 LOCAL / MUNICÍPIO: RUA GENERAL CARNEIRO, 1675 - CENTRO

ÁREA TÉCNICA: **ARQUITETURA** ESCALA: **INDICADO** FOLHA Nº: **ARQ-001/001**

TÍTULO:  
**PROJETO ELEVADOR  
 INSTALAÇÃO DE ELEVADORES  
 TÉRREO E SUPERIORES  
 PROJETO BÁSICO**

DESENHO: THATYANA R. FERNANDES	PROJETO: UIE	COORDENAÇÃO: UIE
OBSERVAÇÃO: CONFERRIR MEDIDAS NO LOCAL	DATA: 16/11/2023	REVISÃO: R0
		FOLHA: A1